


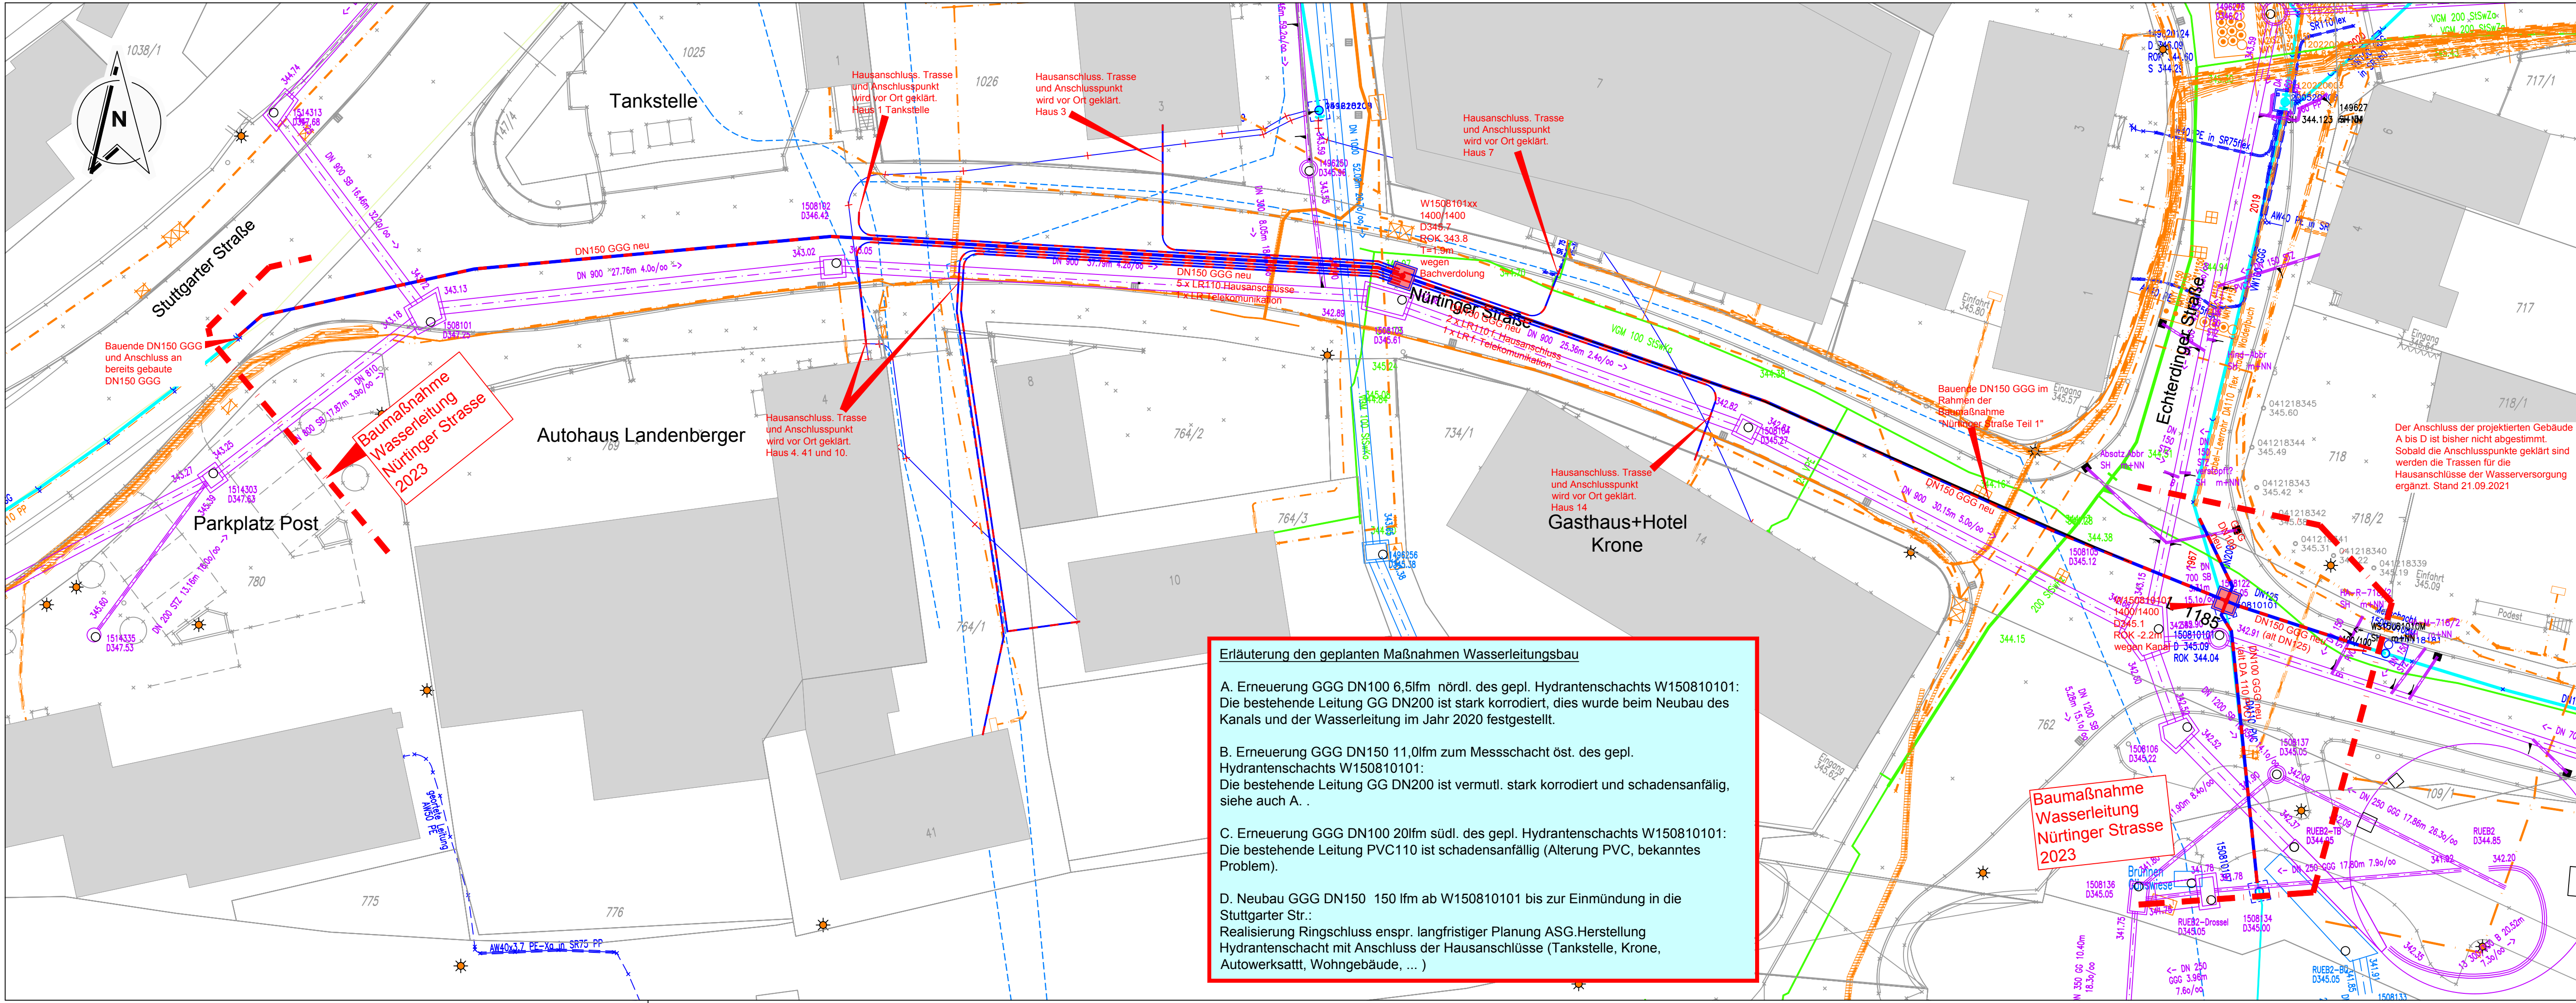

Erläuterung den geplanten Maßnahmen Wasserleitungsbau

A. Erneuerung GGG DN100 6,5lrm nördl. des gepl. Hydrantenschachts W150810101: Die bestehende Leitung GG DN200 ist stark korrodiert, dies wurde beim Neubau des Kanals und der Wasserleitung im Jahr 2020 festgestellt.

B. Erneuerung GGG DN150 11,0lrm zum Messschacht öst. des gepl. Hydrantenschachts W150810101: Die bestehende Leitung GG DN200 ist vermutl. stark korrodiert und schadensanfällig, siehe auch A. .

C. Erneuerung GGG DN100 20lrm südl. des gepl. Hydrantenschachts W150810101: Die bestehende Leitung PVC110 ist schadensanfällig (Alterung PVC, bekanntes Problem).

D. Neubau GGG DN150 150 lrm ab W150810101 bis zur Einmündung in die Stuttgarter Str.: Realisierung Ringschluss entspr. langfristiger Planung ASG. Herstellung Hydrantenschacht mit Anschluss der Hausanschlüsse (Tankstelle, Krone, Autowerksatt, Wohngebäude, ...)

Zeichenerklärung

	Bestand	Projekt	Entfällt
Wasserversorgung Hauptleitung			
Wasserversorgung Hausanschluss			
Brunnen- und Quelleleitungen, vermutete Lage			
Mischwasserkanal / Bauwerk			
Schmutzwasserkanal / Bauwerk			
Regenwasserkanal und Bachverdolung			
Gas			
T-Com			
Strom			
Strom, 20 KV / 110 kV			
Strassenbeleuchtung			

Weitergabe, sowie Vervielfältigung dieses Planwerks, Verwertung und Mitteilung ihres Inhalts, ist nicht gestattet, soweit nicht ausdrücklich zugestanden. Zuwiderhandlungen verpflichten zu Schadenersatz.

Nr.	Änderung	Datum	Name
a	Ergänzung entspr. Rückmeldung ASG, Hausanschlüsse 4, 10, 41 usw.	22.09.2021	Hägele
b	Ergänzung div. zur Ausschreibung	25.10.2023	Hägele

Stadt Waldenbuch
Landkreis Böblingen

Projekt
Wasserleitungsbau Nürtinger Straße

Ausschreibung

Lageplan Wasserleitungsbau Haupttrasse und Hausanschlussleitungen

Plan Nr. 1b

Maßstab 1:250

Erstellt am 19.10.2023

Bearbeiter SH

Projekt Nr. 71111400

Datei

Plangröße 76/50

ingenieurbüro henne

Wasserwirtschaft
Städtischer Tiefbau
Kanalsatzberechnung
Vermessung
Verkehrstechnik

Bahnstraße 20
71063 Sindelfingen
Telefon: 07031/866126-0 Telefax 07031/866126-18